


SCHEMA UNIFILARE - IMPIANTO IDRAULICO SERBATOIO

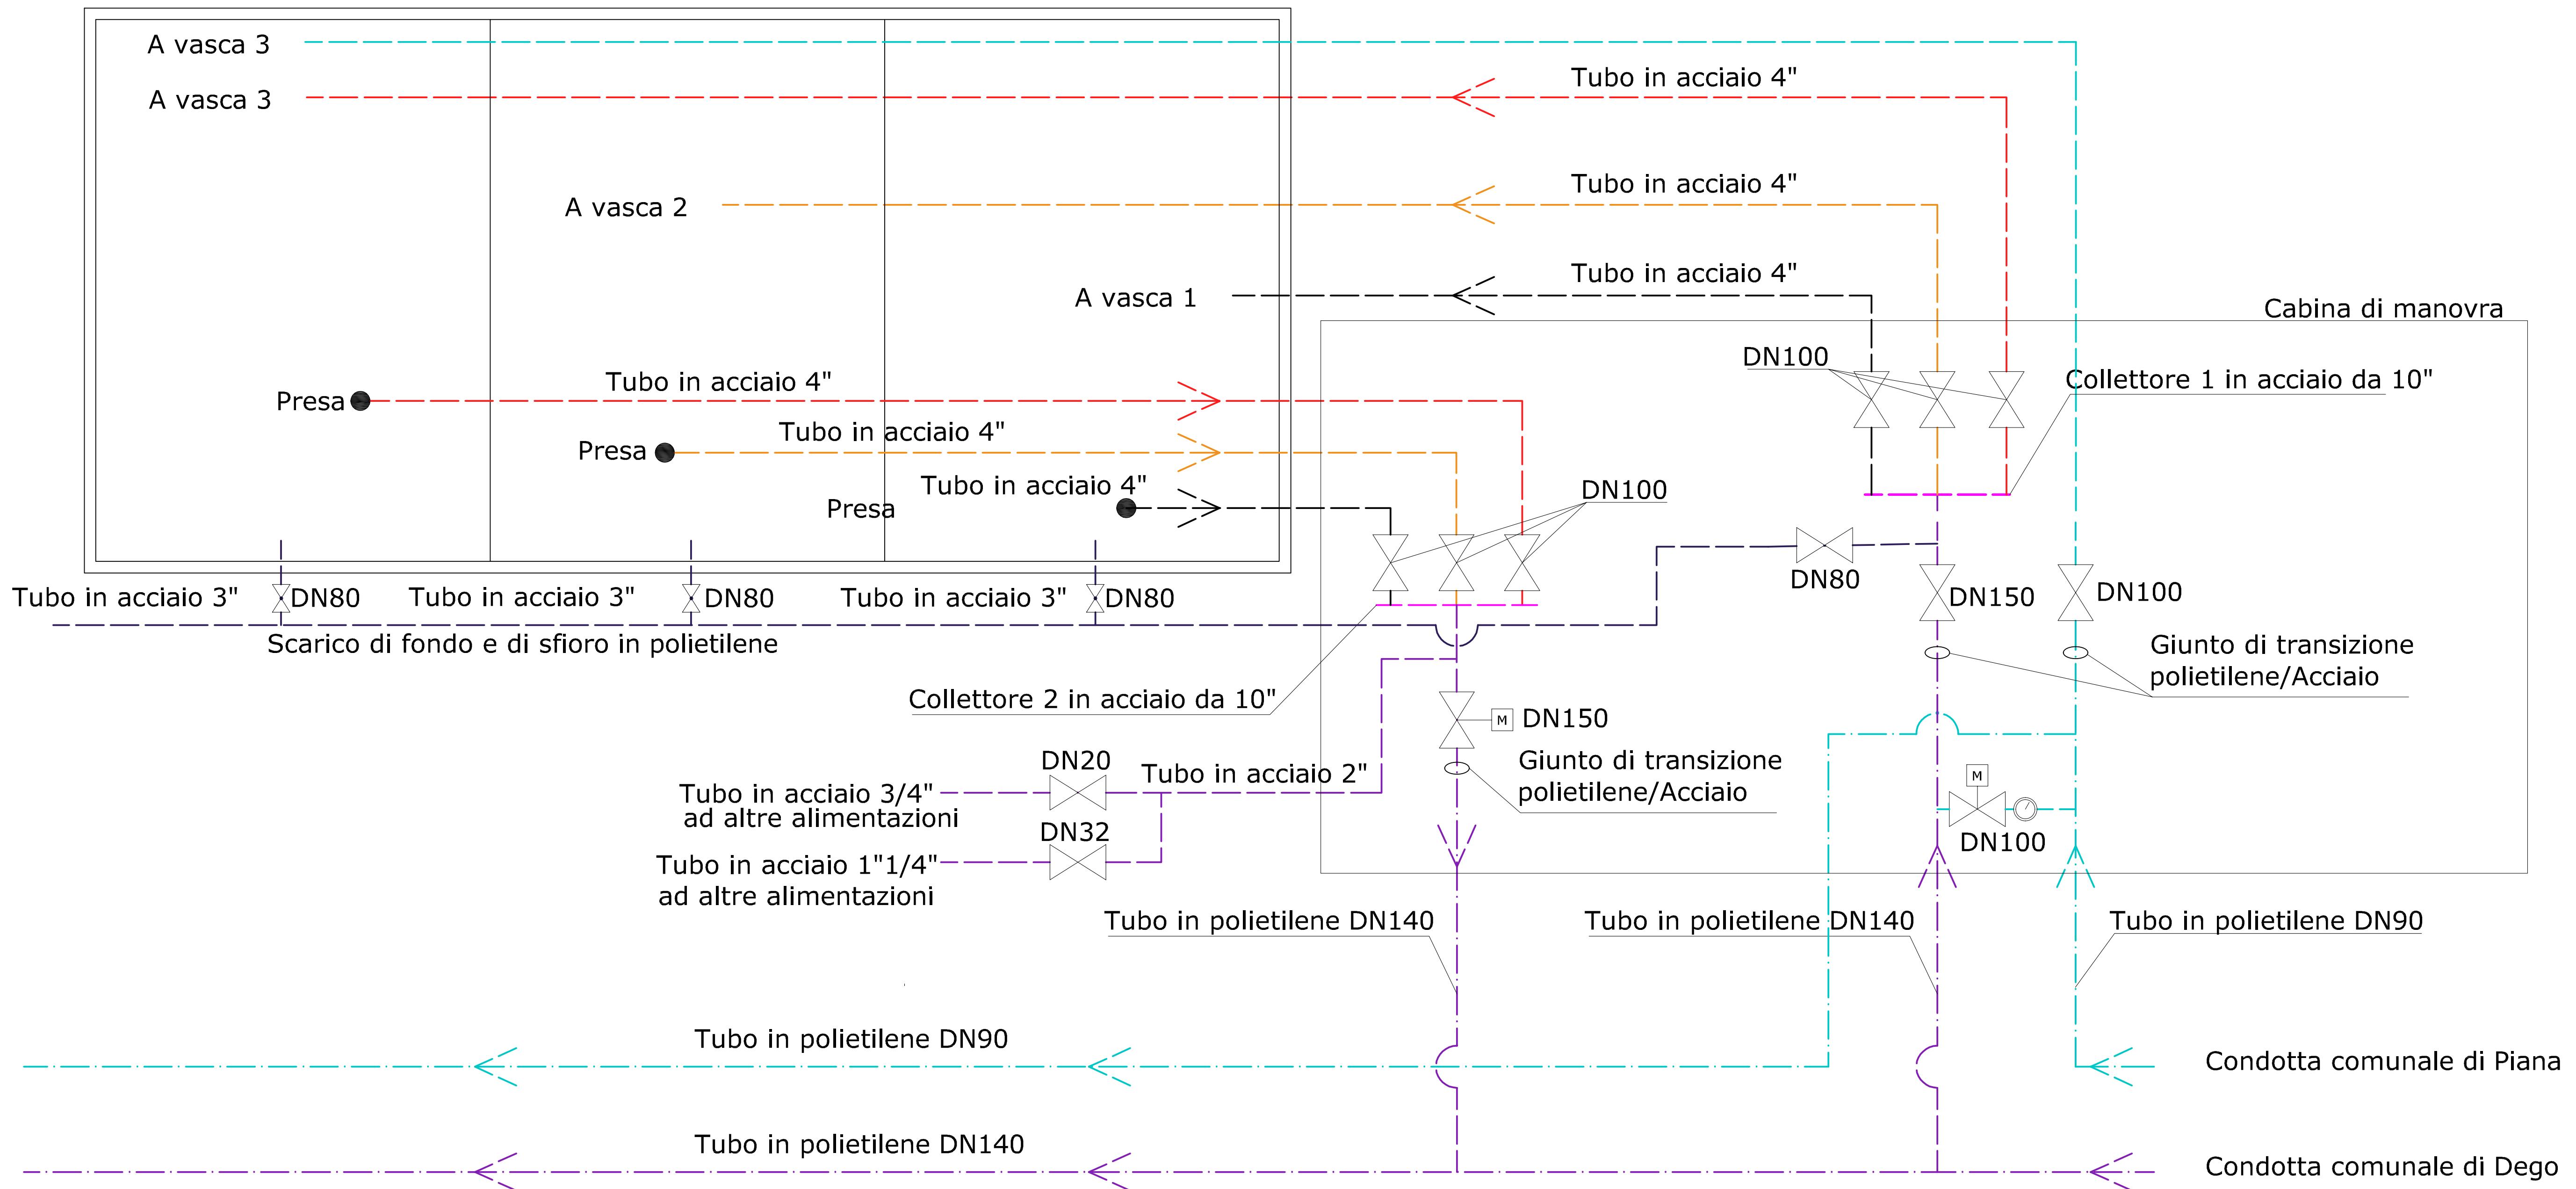

LEGENDA SIMBOLI

- Contatore acqua
- Zuccheruola per presa di fondo
- Tubazione in polietilene
- Tubazione in acciaio
- Valvola a farfalla con servomotore
- × Saracinesca

COMUNE DI DEGO
PROVINCIA DI SAVONA
PROGETTO DI SERBATOIO DI ACCUMULO COMPRESSORIALE
IN LOCALITA' PORRI

PROGETTO ESECUTIVO PRIMO STRALCIO

COMMITTENTE:



C.I.R.A. S.r.l.
Loc.Piano 6/A
17058 Dego (SV)
C.I.R.A. Servizio Idrico

OGGETTO:

ESECUTIVO IMPIANTO IDRAULICO SCHEMA UNIFILARE

DATA: NOVEMBRE 2022	SCALA: 1/50	NS. RIF: 1613/22	TAVOLA	IL TECNICO
STUDIO TECNICO ING. PAOLO BAGNASCO VIA PIANA DEL MULINO N. 76/3 - 17043 CARCARE (SV) - Tel. 0192071304 partita IVA: 00636760092	PROGETTAZIONE PER L'EDILIZIA CIVILE E INDUSTRIALE ANALISI STRUTTURALE URBANISTICA			13